

MAPA DO CELÓW PROJEKTOWYCH

województwo: świętokrzyskie
 powiat: starachowicki
 jednostka ewidencyjna: 261105_5 Wąchock obszar wiejski
 obręb: 0008 Wielka Wieś
 działka : 1320/41

Sekcja: 7.147.20.09.2.2 / raster B1-B3 /
 Skala 1 : 500

Aktualna w granicach zakreślonej lokalizacji.
 Zgłoszenie pracy geodezyjnej: GK.6640.1121.2018
 Układ współrzędnych: „2000”, układ wysokości: „Kronsztadt 60”
 W obrębie aktualizowanego terenu brak służebności gruntowych.

Dn.2018.07.17 Wykonawca

GEO-MART
 MARIKA MOSZCZAK
 26-110 Skarżysko-Kamienna
 ul. Pułaskiego 12/24, tel. 402 307 382
 NIP: 663-117-17-02, REGON: 260408900


GEODETA UPRAWNIENI
 mgr inż. Sławomir Kluczewski
 Świadczenie MGSPB Nr 7971
 26-110 Skarżysko-Kamienna, ul. Żurawia 14
 tel.: 41 25-24-911, kom.: 504011390

Podpisz się, że niniejszy dokument został opracowany w wyniku prac geodezyjnych i kartograficznych, których rezultatem jest niniejszy plan sytuacyjny do ewidencji nieruchomości publicznych. Zasada geodezyjna i kartograficzna.

STAROSTA STARACHOWICKI
 Identyfikator ewidencyjny materiału zasobu - operatu technicznego

P.26111.2018.12.58

2018-08-23
 Data wydania operatu technicznego do ewidencji nieruchomości zasobu
 Z up. STAROSTY
 mgr inż. Sławomir Kluczewski
 Kartoграф i Katastru
 mgr inż. Sławomir Spadło

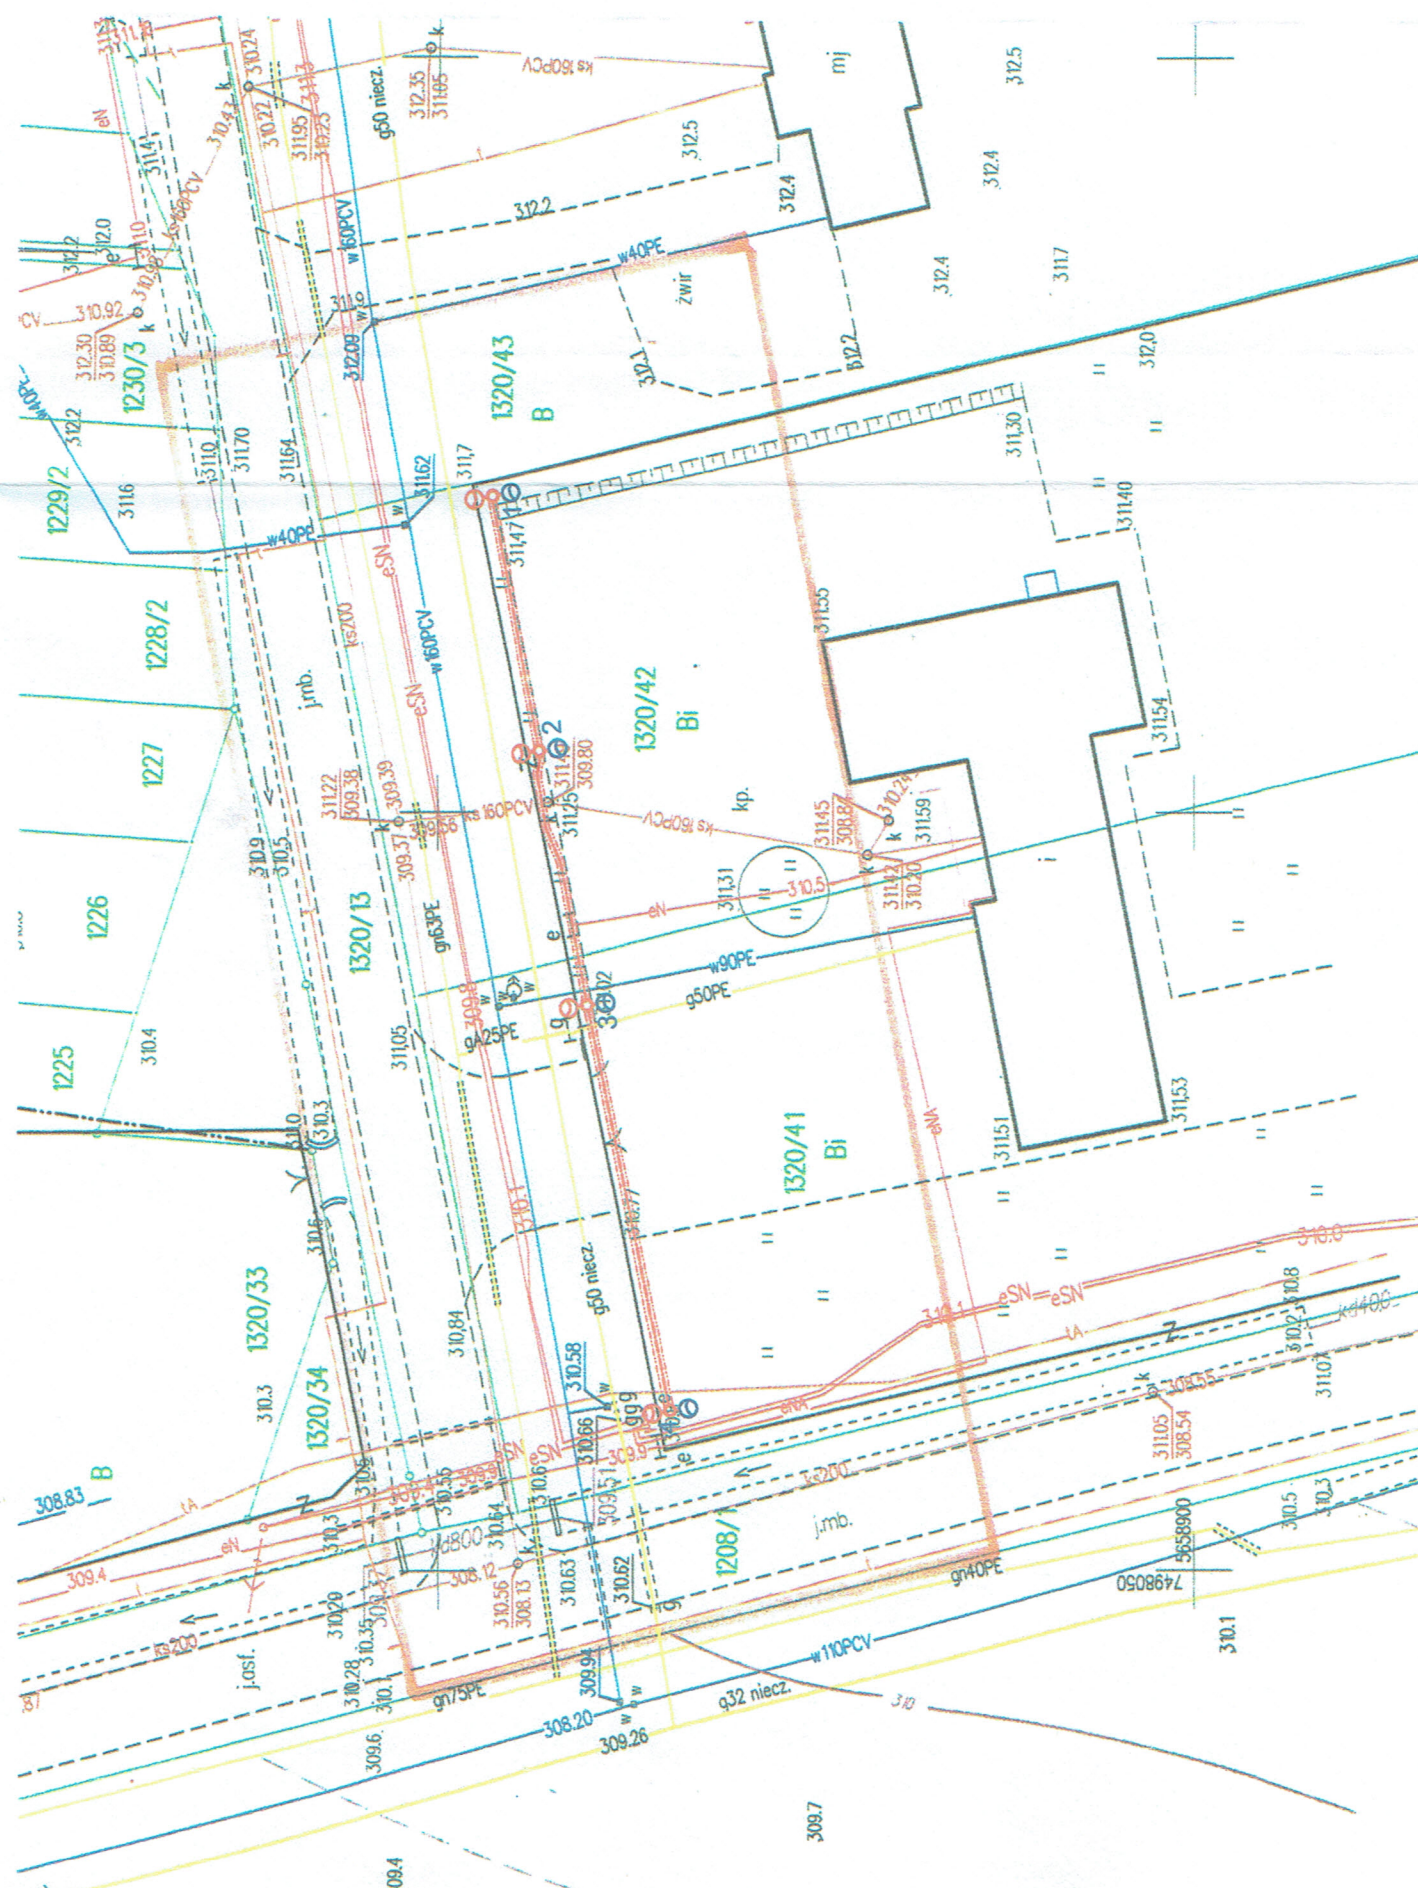

LEGENDA

	projektowane stalowe słupy oświetlenia drogowego z wysięgnikiem 2-ram
	projektowany kabel oświetleniowy YAKXs 4x35 mm ²
	projektowane rury osłonowe SRS Ø 75 i DVK Ø 75
	projektowane oprawy LED 49W
	projektowane oprawy LED 36W

TYTUŁ RYSUNKU	PROJEKT ZAGOSPODAROWANIA TERENU
INWESTOR	Gmina Wąchock 27-215 Wąchock ul. Wielkowiejska 1
ADRES INWESTYCJI	Wielka Wieś dz.Nr 1320/41, 1320/42
TEMAT	Budowa instalacji elektrycznej wewnętrznej oświetlenia placu przed remizą OSP Wielka Wieś
PROJEKTOWAŁ:	Imię i Nazwisko: Andrzej Mydlarz Nr uprawnień: Andrzej Mydlarz Uprawnienia budowlano-projektowa
	Data: 08.2018 Rys. Nr: 1 Skala: 1:500
	KI-643194